

PREFEITURA



SEINFRA

CORPO DE BOMBEIRO

SAAE

COELCE

RESPONSÁVEL TÉCNICO


Paulo Renan de O. Souza
Eng. Civil/Fiscal de Contratos
SEINFRA MN - Mat. 1392531



PREFEITURA MUNICIPAL DE
MORADA NOVA

**PREFEITURA MUNICIPAL DE MORADA NOVA
SECRETARIA DA INFRAESTRUTURA
E MEIO AMBIENTE**

TÍTULO

PROJETO ARQUITETÔNICO / REFORMA

NOME

**REFORMA DA CENTRAL DE MATERIAL E ESTERILIZAÇÃO P/
IMPLANTAÇÃO DE 02 AUTOCLAVES NO HOSPITAL REGIONAL
FRANCISCO GALVÃO DE OLIVEIRA**

LOCALIDADE

**RUA AV. MANUEL CASTRO FILHO
BAIRRO: 02 DE AGOSTO**

CIDADE

MORADA NOVA-CE

ORÇAMENTO

**ANEXADO
SIM (●) NÃO ()**

CONTEÚDO

01- PLANTAS BAIXA - (●)
02- FACHADAS - ()
03- CORTES - (●)
04- PLANTA DE LOCAÇÃO - ()
05- PLANTA DE SITUAÇÃO - ()
06- DETALHAMENTOS - (●)
07- ELÉTRICO, HIDRÁULICO E ESGOTO - (●)

DADOS

**ÁREA MODIFICADA
A=57,59 m²**

IMAGEM 3D

**ANEXADAS
SIM () NÃO (●)**

ESCALA

INDICADAS

ETAPA

**NOVA OBRA - ()
REFORMA - (●)
AMPLIAÇÃO - (●)**

EQUIPE:

 
**SEINFRA
SETOR DE PROJETOS**

DATA


SETEMBRO/ 2017

Nº PRANCHAS

08



Comissão de Licitação
 134
 PRANCHAS 01/08

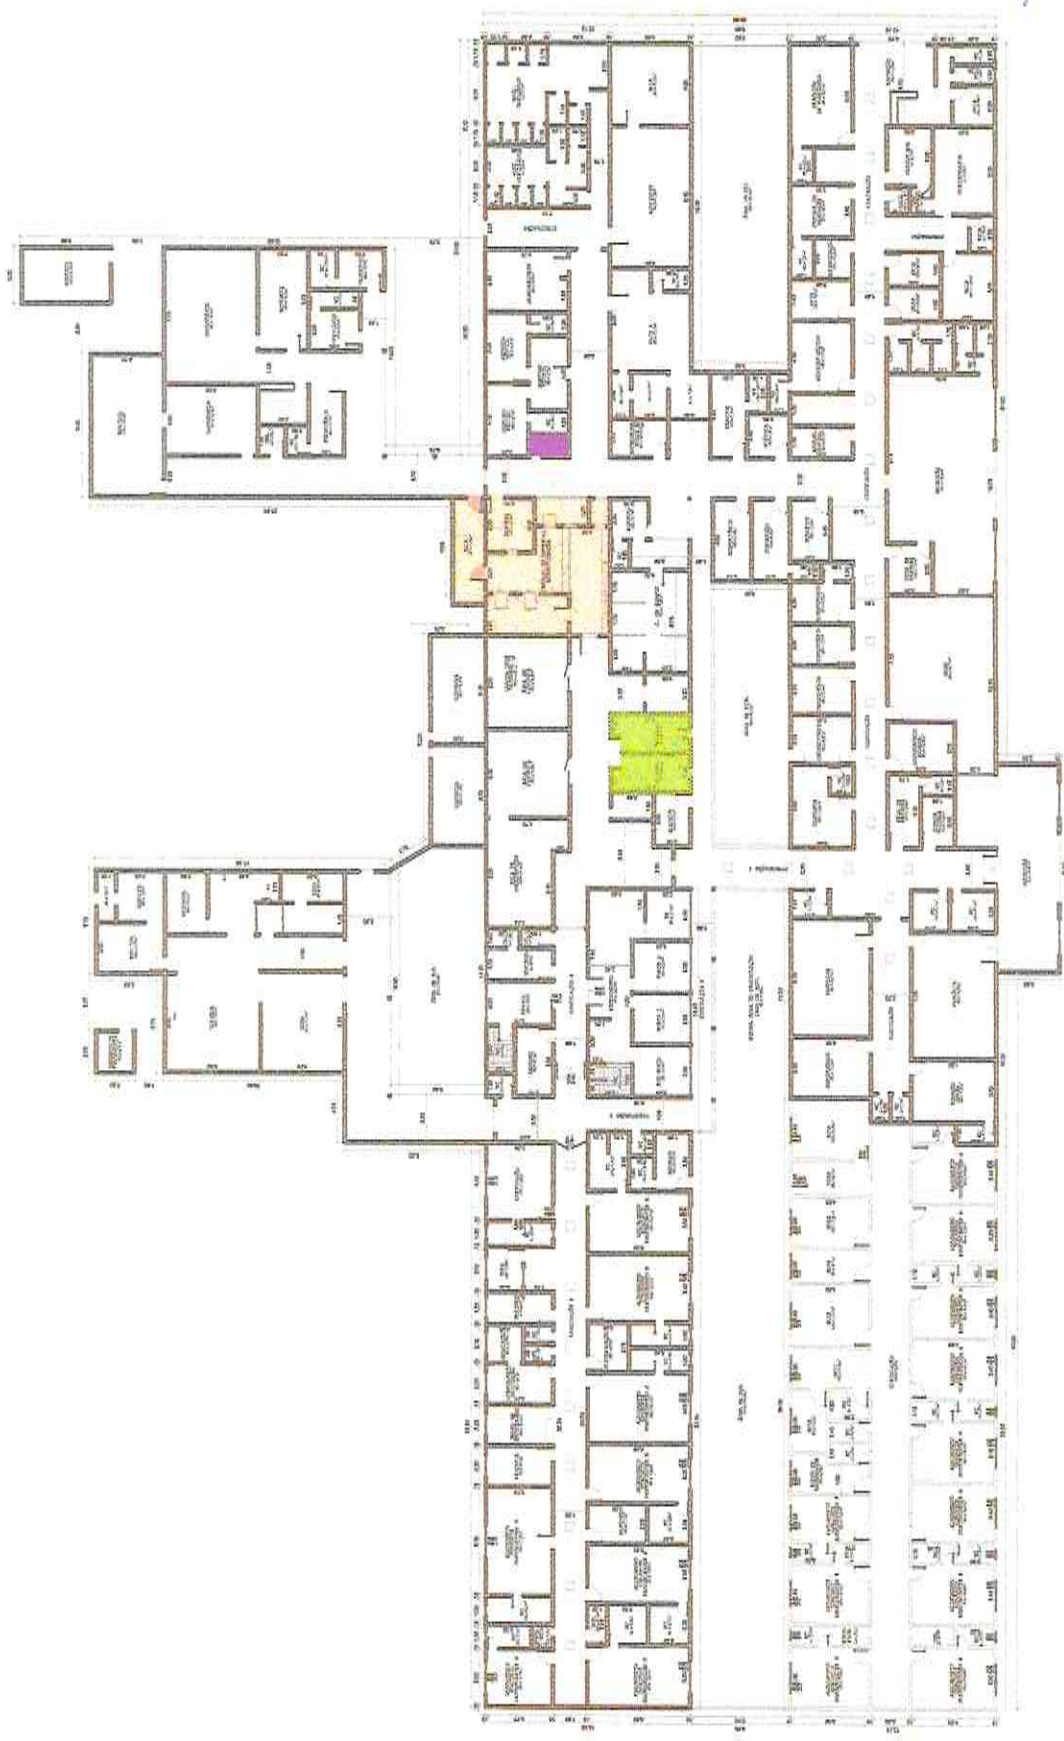


01 PLANTA BAIXA GERAL
 ESCALA 1:300

LEGENDA

	ÁREA DE INTERVENÇÃO/REFORMA
	VESTIÁRIOS FUNCIONÁRIOS - ÁREA LIMPA
	WC FUNCIONÁRIOS

Paulo Renan de O. Souza
Paulo Renan de O. Souza
 Eng. Civil/Fiscal de Contratos
 SEINFRA MN - Mat. 1392531

Comissão de Licitação
137

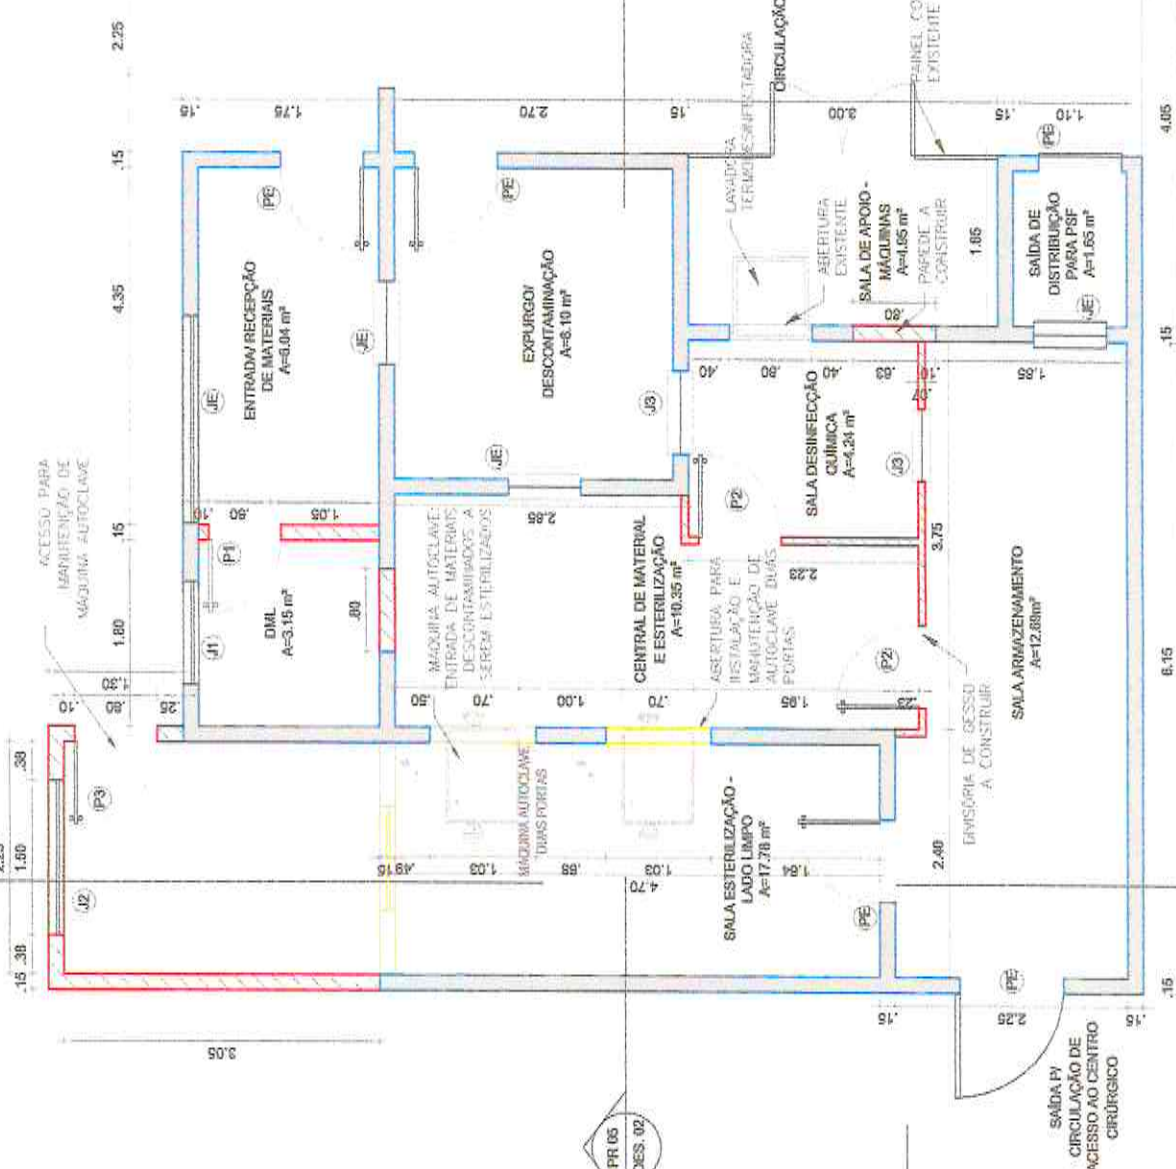

01 PLANTA BAIXA DE REFORMA
ESCALA 1:60



- LEGENDA**
- ÁREA DE INTERVENÇÃO/REFORMA
 - VESTIÁRIOS FUNCIONÁRIOS - ÁREA LIMPA
 - WC FUNCIONÁRIOS

Paulo Reman de O. Souza
Paulo Reman de O. Souza
 Eng. Civil/Fiscal de Contratos
 SEI: FRA/MN - Mat. 1392631

- LEGENDA ALVENARIAS**
- PAREDES A CONSERVAR
 - PAREDES A DEMOLIR
 - PAREDES A CONSTRUIR


QUADRO GERAL DE ESQUADRIAS

COD.	EMBELEÇA	MATERIAL	TIPO	QUANTIDADE	RESERVA	RENOV.
PR 05	DES. 01	ALUMINUM/ALUMINUM	ALUMINUM/ALUMINUM	01	01	01
PR 05	DES. 02	ALUMINUM/ALUMINUM	ALUMINUM/ALUMINUM	01	01	01
PR 05	DES. 03	ALUMINUM/ALUMINUM	ALUMINUM/ALUMINUM	01	01	01
PR 05	DES. 04	ALUMINUM/ALUMINUM	ALUMINUM/ALUMINUM	01	01	01
PR 05	DES. 05	ALUMINUM/ALUMINUM	ALUMINUM/ALUMINUM	01	01	01
PR 05	DES. 06	ALUMINUM/ALUMINUM	ALUMINUM/ALUMINUM	01	01	01
PR 05	DES. 07	ALUMINUM/ALUMINUM	ALUMINUM/ALUMINUM	01	01	01
PR 05	DES. 08	ALUMINUM/ALUMINUM	ALUMINUM/ALUMINUM	01	01	01
PR 05	DES. 09	ALUMINUM/ALUMINUM	ALUMINUM/ALUMINUM	01	01	01
PR 05	DES. 10	ALUMINUM/ALUMINUM	ALUMINUM/ALUMINUM	01	01	01
PR 05	DES. 11	ALUMINUM/ALUMINUM	ALUMINUM/ALUMINUM	01	01	01
PR 05	DES. 12	ALUMINUM/ALUMINUM	ALUMINUM/ALUMINUM	01	01	01
PR 05	DES. 13	ALUMINUM/ALUMINUM	ALUMINUM/ALUMINUM	01	01	01
PR 05	DES. 14	ALUMINUM/ALUMINUM	ALUMINUM/ALUMINUM	01	01	01
PR 05	DES. 15	ALUMINUM/ALUMINUM	ALUMINUM/ALUMINUM	01	01	01
PR 05	DES. 16	ALUMINUM/ALUMINUM	ALUMINUM/ALUMINUM	01	01	01
PR 05	DES. 17	ALUMINUM/ALUMINUM	ALUMINUM/ALUMINUM	01	01	01
PR 05	DES. 18	ALUMINUM/ALUMINUM	ALUMINUM/ALUMINUM	01	01	01
PR 05	DES. 19	ALUMINUM/ALUMINUM	ALUMINUM/ALUMINUM	01	01	01
PR 05	DES. 20	ALUMINUM/ALUMINUM	ALUMINUM/ALUMINUM	01	01	01
PR 05	DES. 21	ALUMINUM/ALUMINUM	ALUMINUM/ALUMINUM	01	01	01
PR 05	DES. 22	ALUMINUM/ALUMINUM	ALUMINUM/ALUMINUM	01	01	01
PR 05	DES. 23	ALUMINUM/ALUMINUM	ALUMINUM/ALUMINUM	01	01	01
PR 05	DES. 24	ALUMINUM/ALUMINUM	ALUMINUM/ALUMINUM	01	01	01
PR 05	DES. 25	ALUMINUM/ALUMINUM	ALUMINUM/ALUMINUM	01	01	01
PR 05	DES. 26	ALUMINUM/ALUMINUM	ALUMINUM/ALUMINUM	01	01	01
PR 05	DES. 27	ALUMINUM/ALUMINUM	ALUMINUM/ALUMINUM	01	01	01
PR 05	DES. 28	ALUMINUM/ALUMINUM	ALUMINUM/ALUMINUM	01	01	01
PR 05	DES. 29	ALUMINUM/ALUMINUM	ALUMINUM/ALUMINUM	01	01	01
PR 05	DES. 30	ALUMINUM/ALUMINUM	ALUMINUM/ALUMINUM	01	01	01
PR 05	DES. 31	ALUMINUM/ALUMINUM	ALUMINUM/ALUMINUM	01	01	01
PR 05	DES. 32	ALUMINUM/ALUMINUM	ALUMINUM/ALUMINUM	01	01	01
PR 05	DES. 33	ALUMINUM/ALUMINUM	ALUMINUM/ALUMINUM	01	01	01
PR 05	DES. 34	ALUMINUM/ALUMINUM	ALUMINUM/ALUMINUM	01	01	01
PR 05	DES. 35	ALUMINUM/ALUMINUM	ALUMINUM/ALUMINUM	01	01	01
PR 05	DES. 36	ALUMINUM/ALUMINUM	ALUMINUM/ALUMINUM	01	01	01
PR 05	DES. 37	ALUMINUM/ALUMINUM	ALUMINUM/ALUMINUM	01	01	01
PR 05	DES. 38	ALUMINUM/ALUMINUM	ALUMINUM/ALUMINUM	01	01	01
PR 05	DES. 39	ALUMINUM/ALUMINUM	ALUMINUM/ALUMINUM	01	01	01
PR 05	DES. 40	ALUMINUM/ALUMINUM	ALUMINUM/ALUMINUM	01	01	01
PR 05	DES. 41	ALUMINUM/ALUMINUM	ALUMINUM/ALUMINUM	01	01	01
PR 05	DES. 42	ALUMINUM/ALUMINUM	ALUMINUM/ALUMINUM	01	01	01
PR 05	DES. 43	ALUMINUM/ALUMINUM	ALUMINUM/ALUMINUM	01	01	01
PR 05	DES. 44	ALUMINUM/ALUMINUM	ALUMINUM/ALUMINUM	01	01	01
PR 05	DES. 45	ALUMINUM/ALUMINUM	ALUMINUM/ALUMINUM	01	01	01
PR 05	DES. 46	ALUMINUM/ALUMINUM	ALUMINUM/ALUMINUM	01	01	01
PR 05	DES. 47	ALUMINUM/ALUMINUM	ALUMINUM/ALUMINUM	01	01	01
PR 05	DES. 48	ALUMINUM/ALUMINUM	ALUMINUM/ALUMINUM	01	01	01
PR 05	DES. 49	ALUMINUM/ALUMINUM	ALUMINUM/ALUMINUM	01	01	01
PR 05	DES. 50	ALUMINUM/ALUMINUM	ALUMINUM/ALUMINUM	01	01	01


OBSERVAÇÕES

- O ACESSO DA ÁREA LIMPA, ESTERILIZAÇÃO E SALA DE EMBALAGEM E ARMAZENAMENTO DE MATERIAIS ESTERILIZADOS É FEITO PELA CIRCULAÇÃO PROMENTE DO CENTRO CIRÚRGICO.
- O VESTIÁRIO PARA PREPARAÇÃO DOS FUNCIONÁRIOS DESSAS SALAS LOCALIZA-SE JUNTO À CIRCULAÇÃO DE ACESSO AO CENTRO CIRÚRGICO E SALA DE ESTERILIZAÇÃO.
- DEVERÁ SER INSTALADO EXAUSTOR MECÂNICO NA SALA DE DESINFECÇÃO QUÍMICA.

Comissão de Licitação
FL. 138
BO - obra em curso

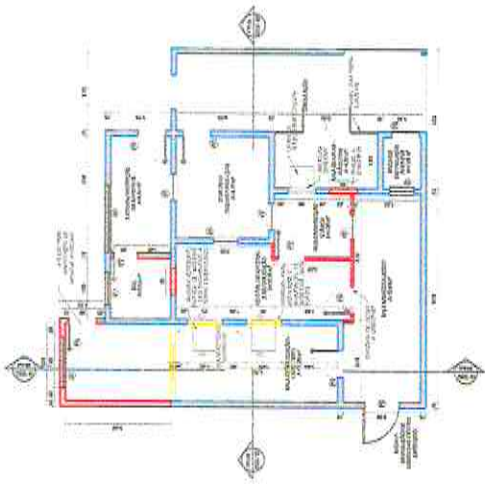

01 SETOR MODIFICADO
ESCALA 1/150

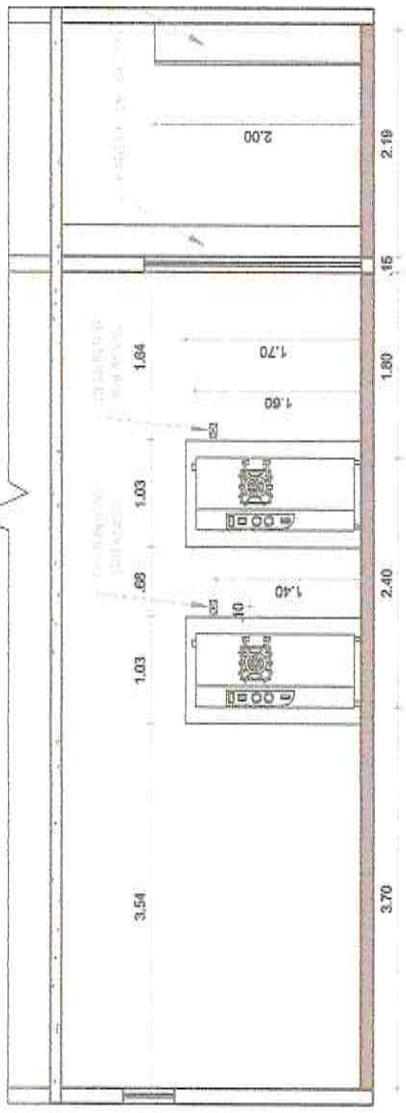

02 CORTE TRANSVERSAL
ESCALA 1/50




03 CORTE LONGITUDINAL
ESCALA 1/50

Paulo Renan de O. Souza
Paulo Renan de O. Souza
Eng. Civil/Fiscal de Contratos
SEINFRA MN - Mat. 1392531

LEGENDA (HIDRÁULICA)

- TUBULAÇÃO QUE SOBE
- TUBULAÇÃO QUE DESCE
- TUBULAÇÃO DE PVC RÍGIDO 40mm
- CONEXÕES
- REGISTRO DE GAVETA
- REGISTRO DE PRESSÃO
- SENTIDO FLUXO DA TUBULAÇÃO

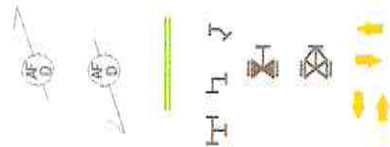



Comissão de Licitação
SMA ARMAZENAMENTO
Moraria Nova - Co

139

01 CORTE LONGITUDINAL
ESCALA 1/50

Paulo Renan de O. Souza
Paulo Renan de O. Souza
 Eng. Civil/Fiscal de Contratos
 SEINFRA MN - Mat. 1392531

01 PLANTA BAIXA (HIDRÁULICA)
ESCALA 1/50

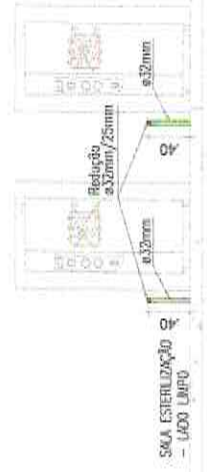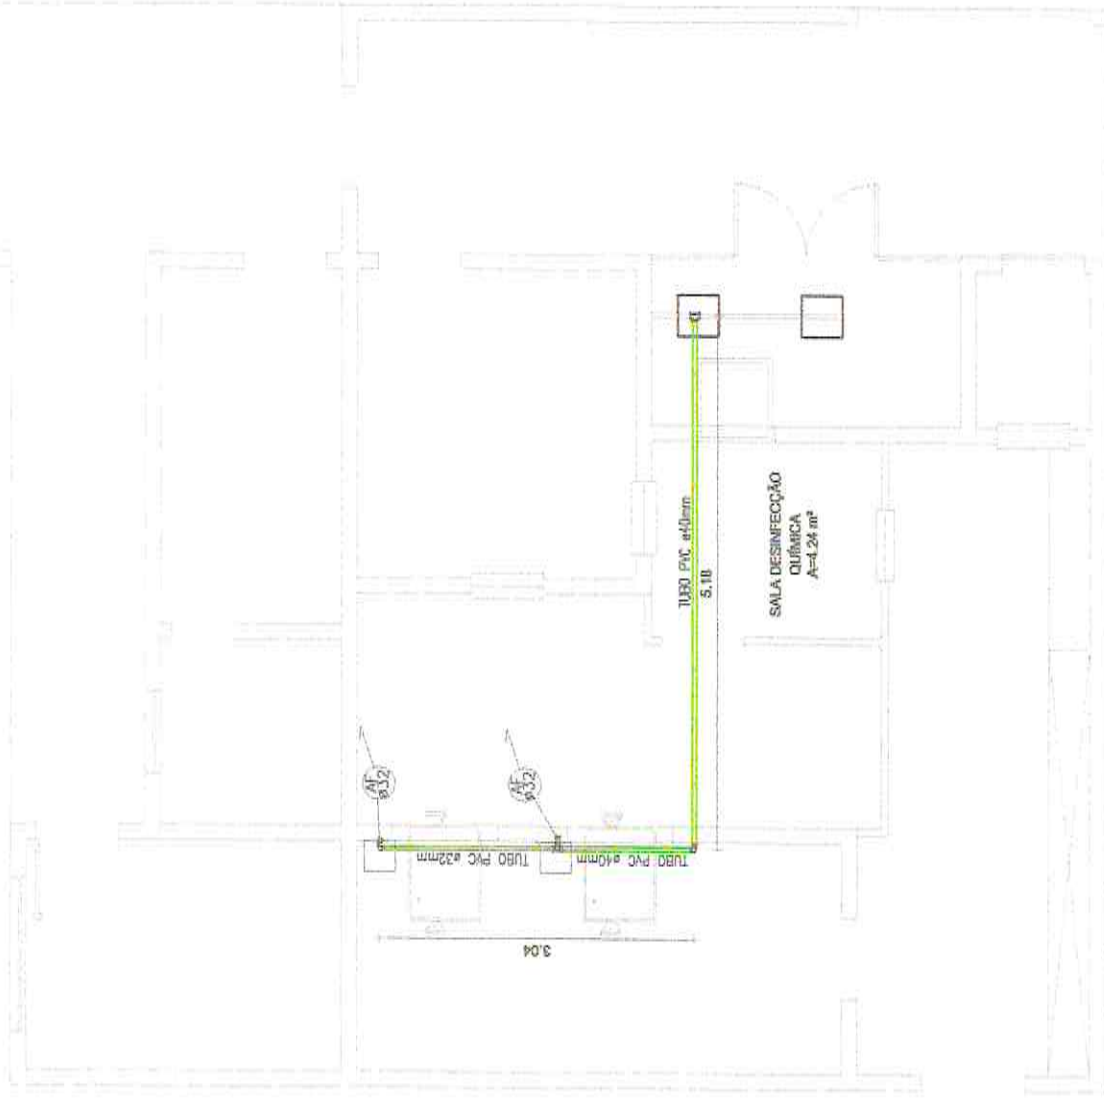


Paulo Renan de O. Souza
Eng. Civil/Fiscal de Contratos
SEL: FRA MN - Mat. 1392531

Comissão de Licitação
140
15/08
Morada Nova - RS

01 PLANTA BAIXA (ESGOTO)
ESCALA

LEGENDA (ESGOTO)

-  CAIXA DE PASSAGEM A CONSTRUIR (ESGOTO)
-  CAIXA DE PASSAGEM EXISTENTE (ESGOTO)
-  TUBO EM AÇO GALVANIZADO ø3/4" NO PISO

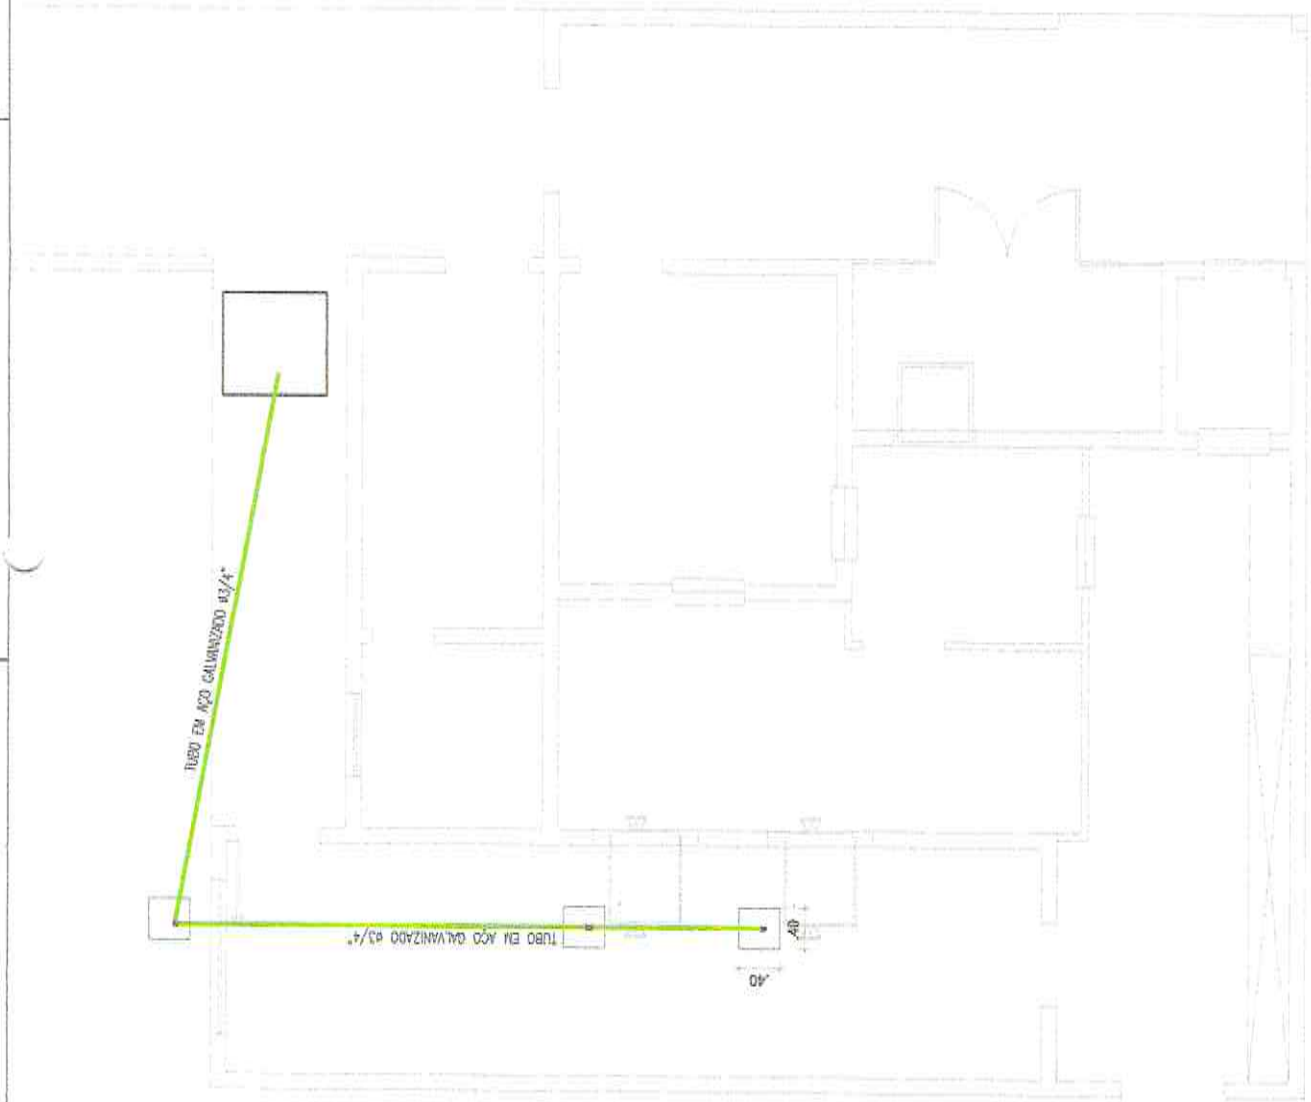

TUBO EM AÇO GALVANIZADO ø3/4"

TUBO EM AÇO GALVANIZADO ø3/4"


40

40


LEGENDA (ELÉTRICA)

- FIOS: FASE, NEUTRO, RETORNO, TERRA E RETORNO DA CAMPAINHA
- ELETRODUTO APARENTE FIXADO NO TETO
- ELETRODUTO EMBUTIDO NO PISO
- TOMADA DUPLA MONOFÁSICA A 1,20m DO PISO
- CABO DE COBRE NU. P./ ATERRAMENTO C/ BITOLA INDICADA
- QUADRO PARA ALOJAR DISJUNTOR TRIFÁSICO DE 25A A 1,40m DO PISO
- ELETRODUTOS QUE PASSA, SOBE OU DESCE, RESPECTIVAMENTE.
- TERRA COPPERWELD 5/8"x3,0m C/ CONECTOR P/ HASTE DE 5/8"

Paulo Renan de O. Souza
Paulo Renan de O. Souza
 Eng. Civil/Fiscal de Contratos
 C.R.F. nº 11.754/MN - Mat. 1392531

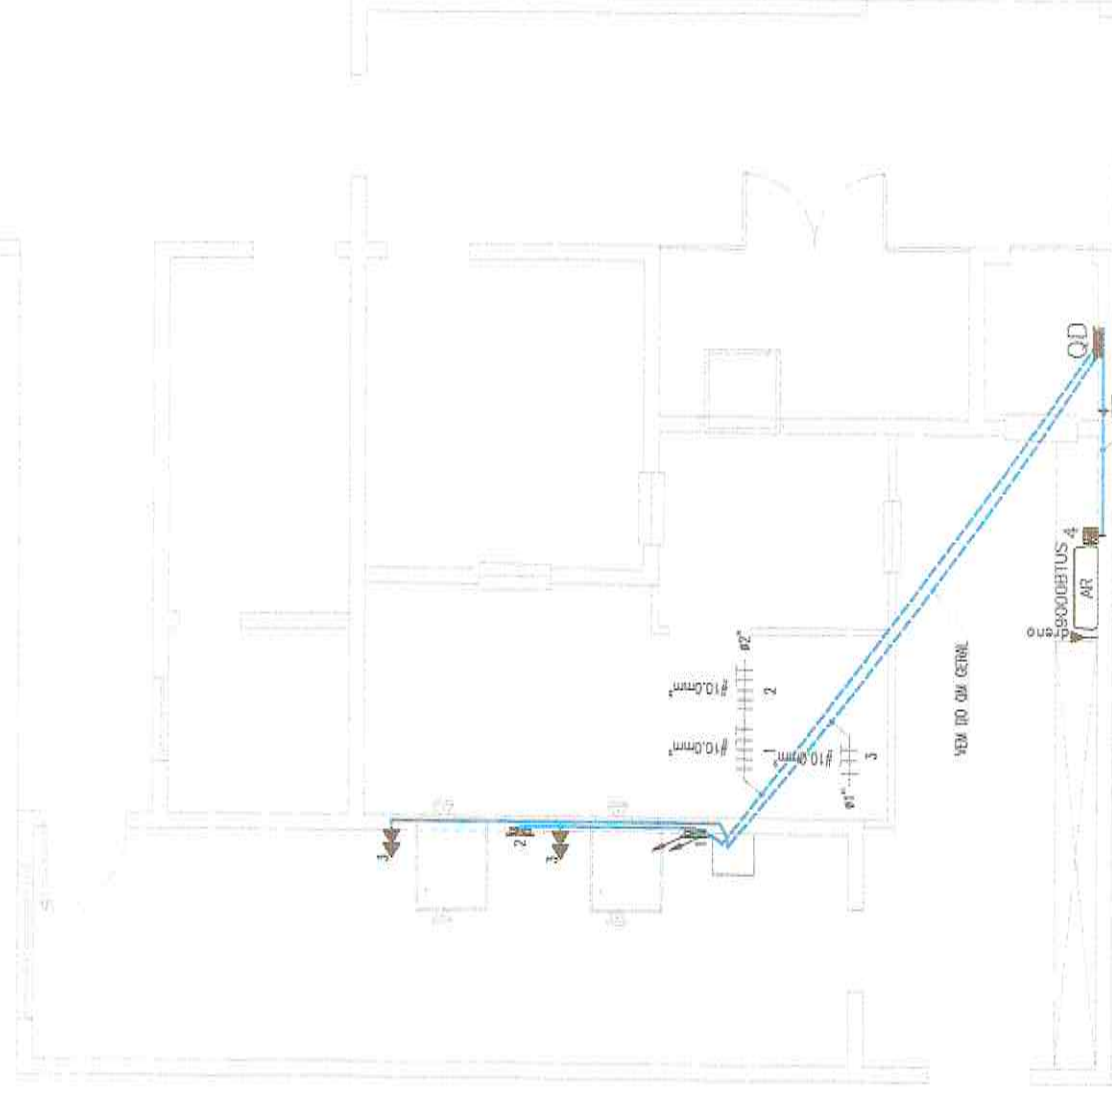

01 PLANTA BAIXA (ELÉTRICA)
 ESCALA 1/50

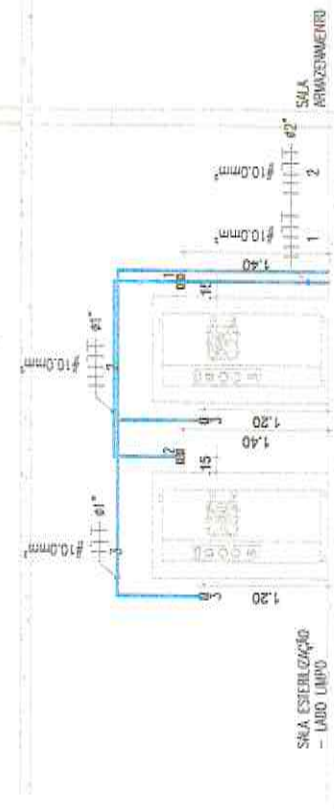

01 CORTE LONGITUDINAL
 ESCALA 1/50

Comissão de Licitação
 141
 Moraes Nova, 08