



<p>SEINFRA</p> <p>CORPO DE BOMBEIRO</p> <p>SAAE</p> <p>COELCE</p>	<p>RESPONSÁVEL TÉCNICO</p> <p><i>[Handwritten Signature]</i></p> <p>Paulo Renan de O. Souza Eng. Civil Fiscal de Contrato SEINFRA MN/Mor: 1392531</p>
---	---




**PREFEITURA MUNICIPAL DE MORADA NOVA  
SECRETARIA DE SAÚDE**

TÍTULO  
**UNIDADE BÁSICA DE SAÚDE (UBS) PROVISÓRIA,  
SITUADA NA LOCALIDADE POÇO DA PEDRA,  
DISTRITO DE ROLDÃO**

<b>LOCALIDADE</b> POÇO DA PEDRA - DISTRITO DE ROLDÃO, ZONA RURAL	<b>CIDADE</b> MORADA NOVA-CE	<b>ORÇAMENTO</b> ANEXADO SIM (●) NÃO ( )
<b>CONTEÚDO</b> 01- PLANTA BAIXA LEVANTAMENTO 02- PLANTA BAIXA DEMOLIR/CONSTRUIR 03- PLANTA BAIXA ATUALIZADA 04- PLANTA DE COBERTA 05- PLANTA BAIXA ELETRICA 06- CORTE AA 07- CORTE BB	<b>COORDENADAS</b> -5.233075 -38.5669447	<b>IMAGEM 3D</b> ANEXADAS SIM ( ) NÃO (●)
	<b>ESCALA</b> INDICADAS	<b>ETAPA</b> NOVA OBRA - ( ) REFORMA - (●) AMPLIAÇÃO - ( )
<b>EQUIPE:</b> SETOR DE PROJETOS	<b>DATA</b> SETEMBRO/ 2023	<b>PRANCHA</b> 01/08

COMISSÃO DE LICITAÇÃO  
FL. 307

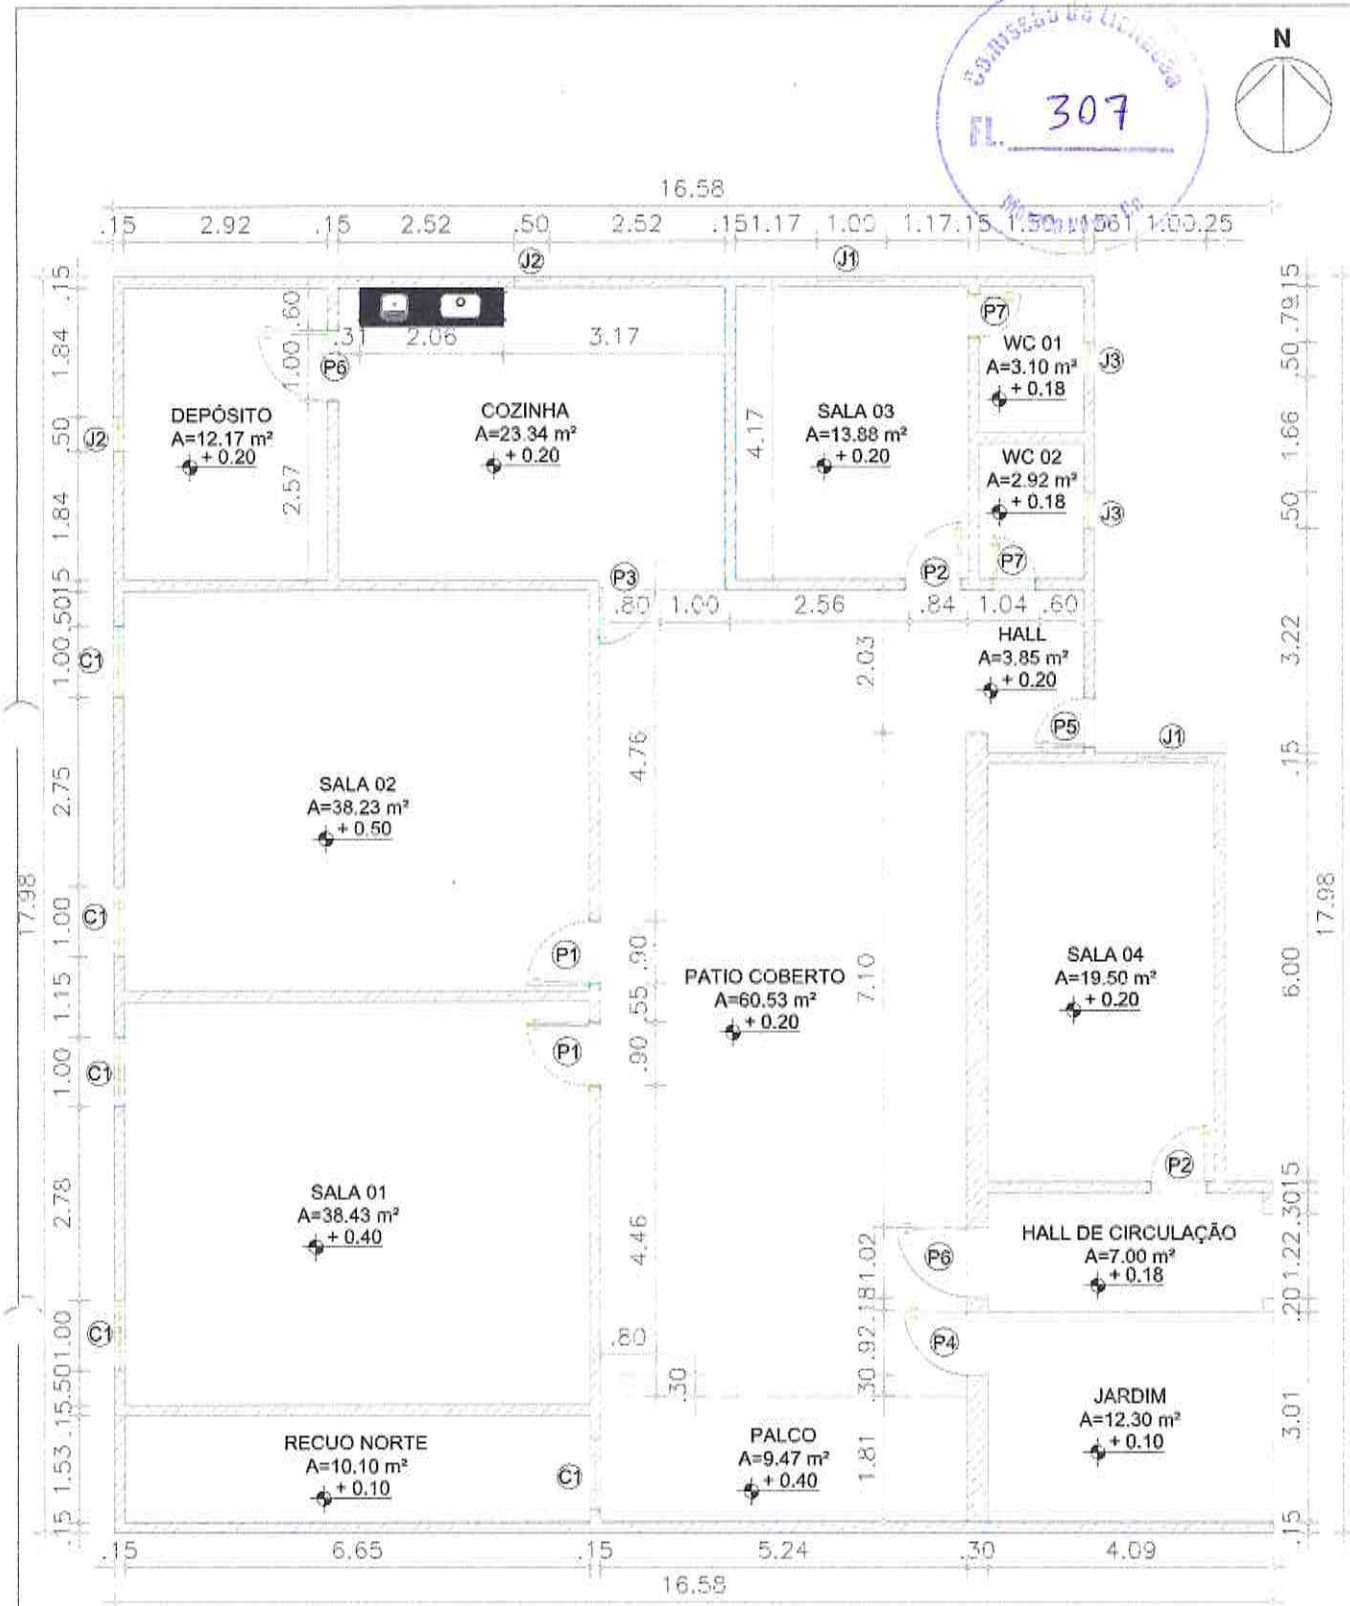


1 Planta Baixa de levantamento  
Escala 1/100

QUANTIDADE DE ESQUADRIAS						
COD.	DIMENSÃO	MATERIAL	TIPO	QTD.	PLANO	ORÇ.
PORTAS (L x H)						
P1	0,90 x 2,10m	FERRO	ABERT	02	-	-
P2	0,90 x 2,10m	FERRO	ABERT	02	-	-
P3	0,90 x 2,10m	FERRO	ABERT	01	-	-
P4	0,90 x 2,10m	FERRO	ABERT	01	-	-
P5	0,70 x 2,10m	FERRO	ABERT	01	-	-
P6	1,00 x 2,10m	FERRO	ABERT	02	-	-
P7	0,70 x 2,10m	VALVULA	ABERT	02	-	-
JANELAS (L x C)						
J1	1,00 x 1,10m	ALUMINIO FERRO	COMERC	02	1,00	-
J2	0,60 x 0,40m	ALUMINIO FERRO	BALCULANTE	02	1,95	-
J3	0,40 x 0,40m	ALUMINIO FERRO	BALCULANTE	02	1,72	-
REDEDORES (L x C)						
C1	1,00 x 0,20m	CIMENTO	FIXO	05	1,20	-

*Paulo Renan de O. Souza*  
Eng. Civil Fiscal de Contrato  
SEINFRA MN-Mat. 1392531

PRANCHA  
02/08

A4 (210 x 297) mm

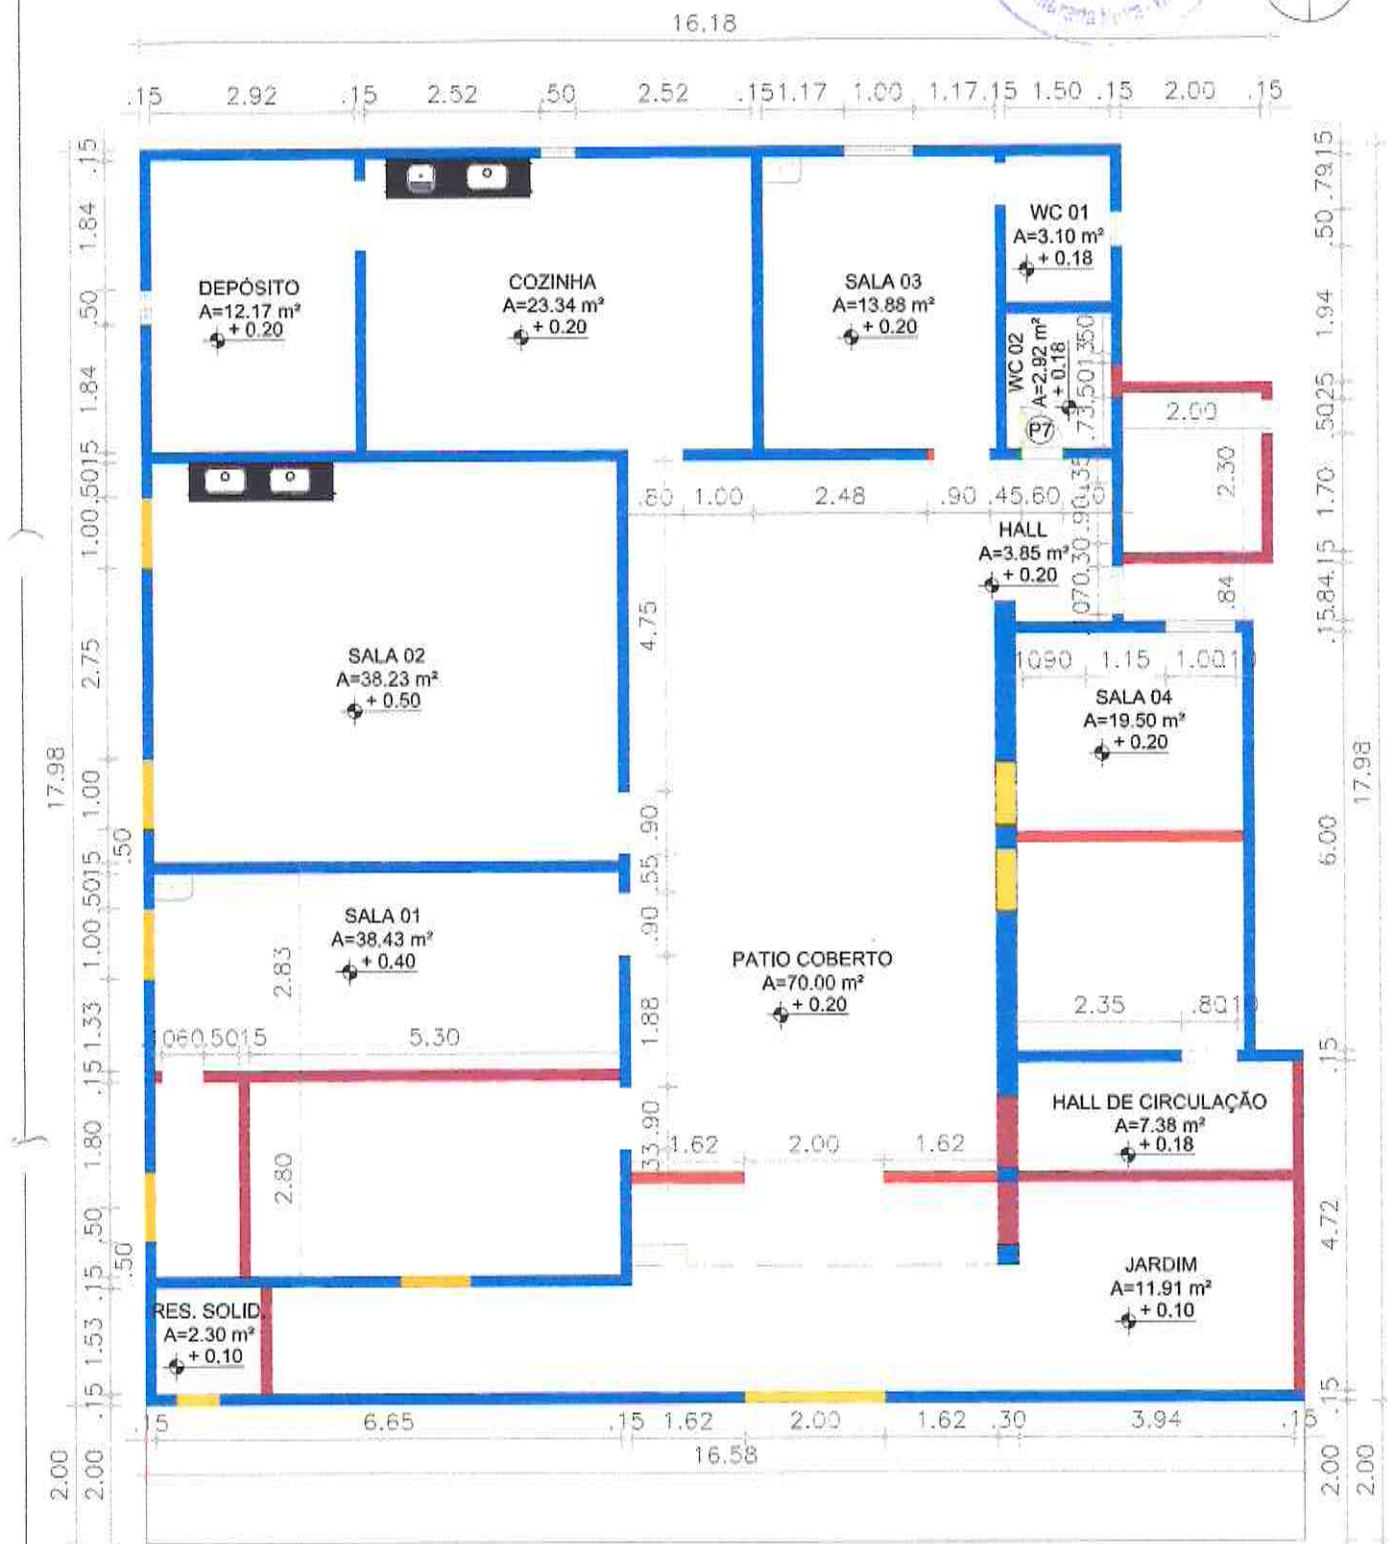


1 Planta baixa demolir construir  
Escala 1/100

LEGENDA - ALVENARIAS	
<span style="color: red;">█</span>	PAREDE A CONSTRUIR
<span style="color: blue;">█</span>	PAREDE A CONSERVAR
<span style="color: yellow;">█</span>	PAREDE A DEMOLIR

*Paulo Renato de O. Souza*  
Eng. Civil Fiscal de Contrato  
SEINFRA MN-Mat. 1392531

PRANCHA  
03/08

309

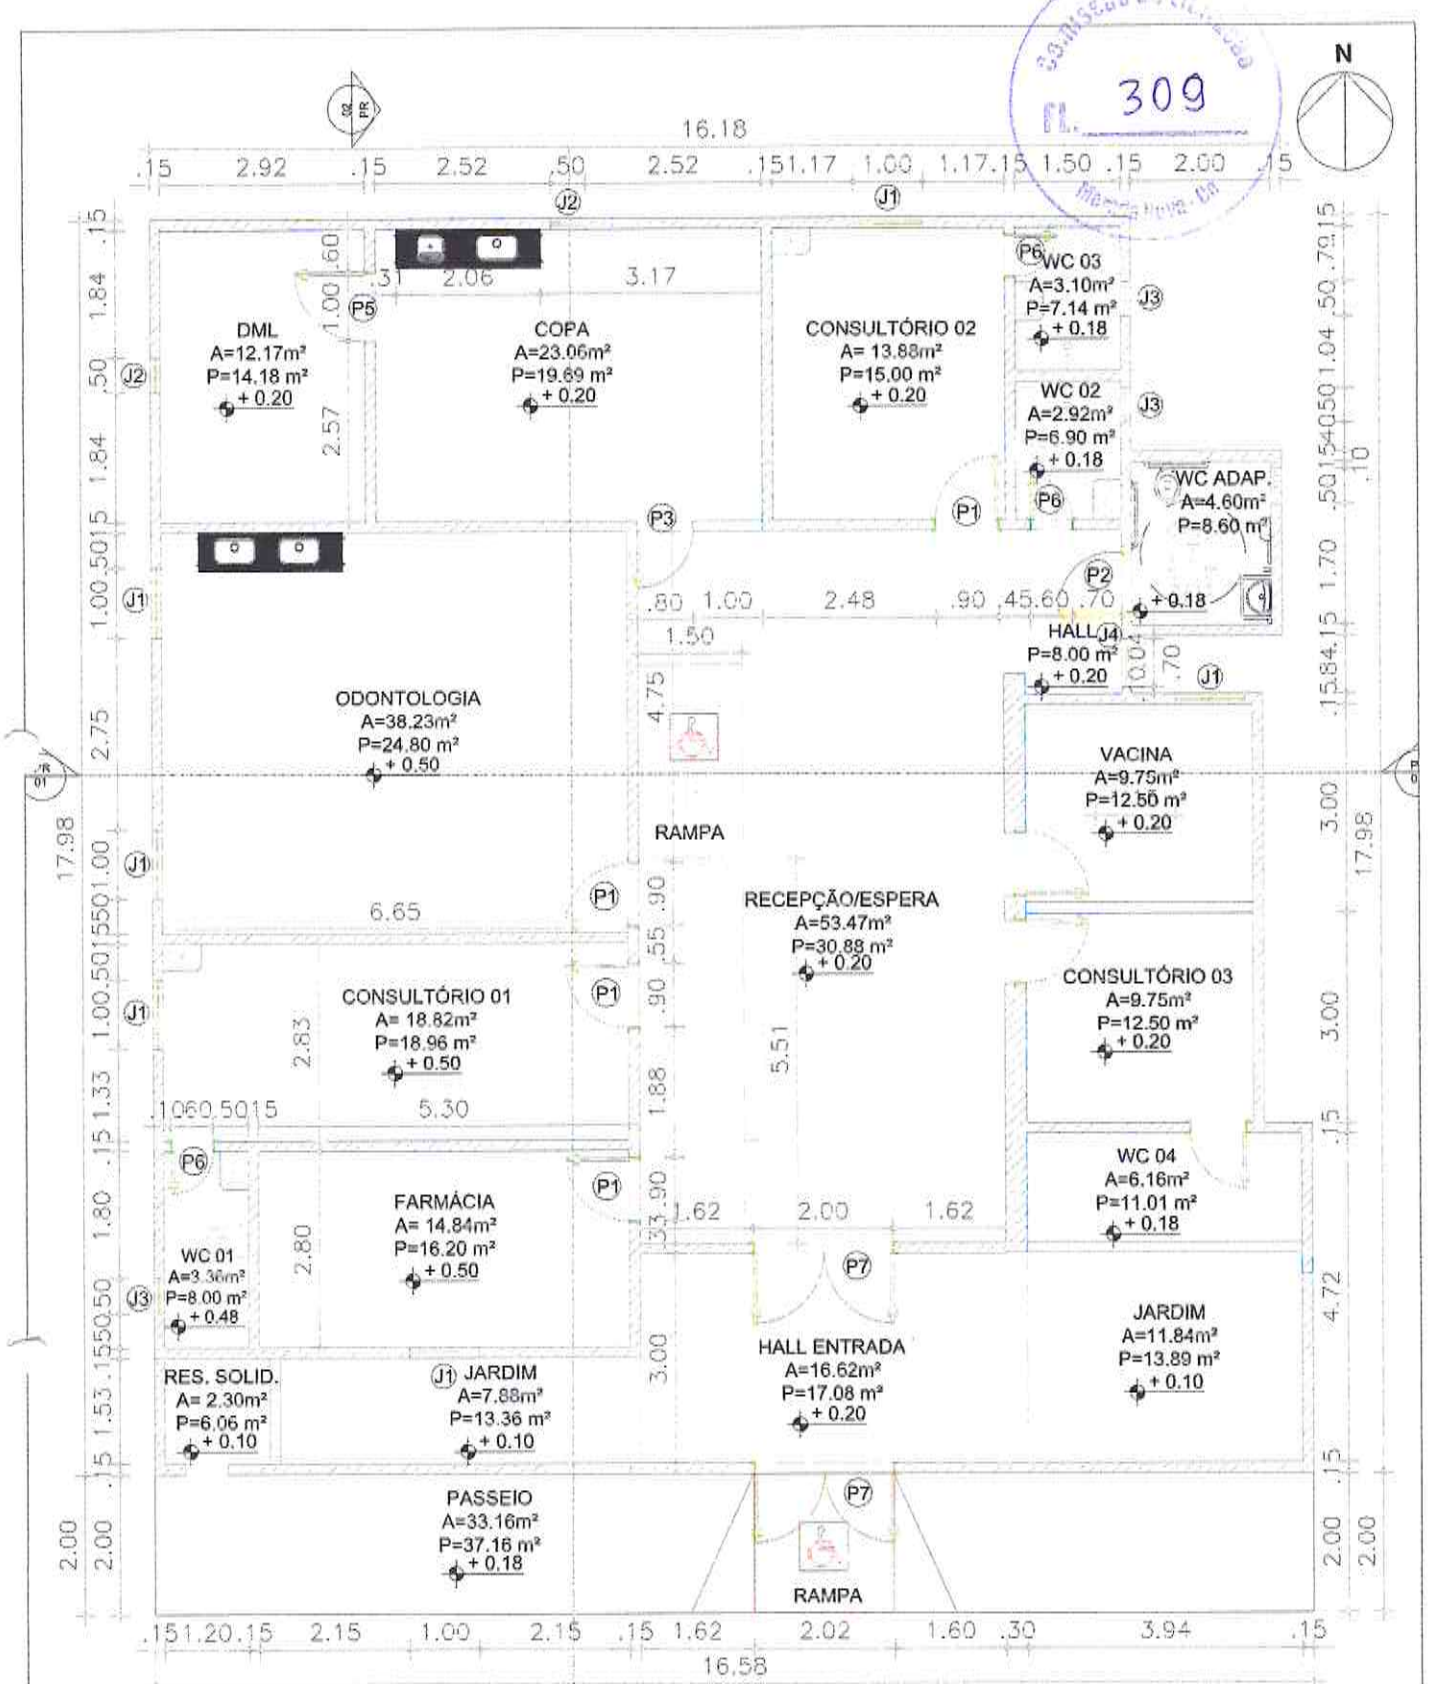

1 Planta Baixa atualizada  
Escala 1/100



QUADRO DE ESCADARIAS						
CÓD.	DIVISÃO	MATERIAL	TIPO	Q. ANT.	PERÍODO	Q. DEZ.
PISOS (L X H)						
P1	0,55 x 2,10m	PERÍDO	JARRIS	05	-	-
P2	0,50 x 2,10m	MADREIRA (FENC)	ABRIL	01	-	-
P3	0,55 x 2,10m	PERÍDO	JARRIS	01	-	-
P4	0,50 x 2,10m	PERÍDO	JARRIS	01	-	-
P5	1,00 x 2,10m	PERÍDO	JARRIS	02	-	-
P6	0,50 x 2,10m	MADREIRA	JARRIS	03	-	-
P7	2,00 x 2,25m	ALUMÍNIO E VÍDEO	JARRIS	04	-	-

CÓD.	DIVISÃO	MATERIAL	TIPO	Q. ANT.	PERÍODO	Q. DEZ.
J1	1,00 x 1,10m	ALUMÍNIO/VÍDEO	JARRIS	05	1,00	-
J2	0,60 x 0,65	ALUMÍNIO/VÍDEO	JARRIS NITE	01	1,85	-
J3	0,45 x 0,45	ALUMÍNIO/VÍDEO	JARRIS NITE	03	1,72	-
J4	0,72 x 1,10m	ALUMÍNIO/VÍDEO	JARRIS	01	1,20	-

*[Handwritten Signature]*  
Eng. Civil Fiscal de Contrato  
SEINFRA MN-Mat. 1392531

PRANCHA  
04/08

A4 (210 x 297) mm

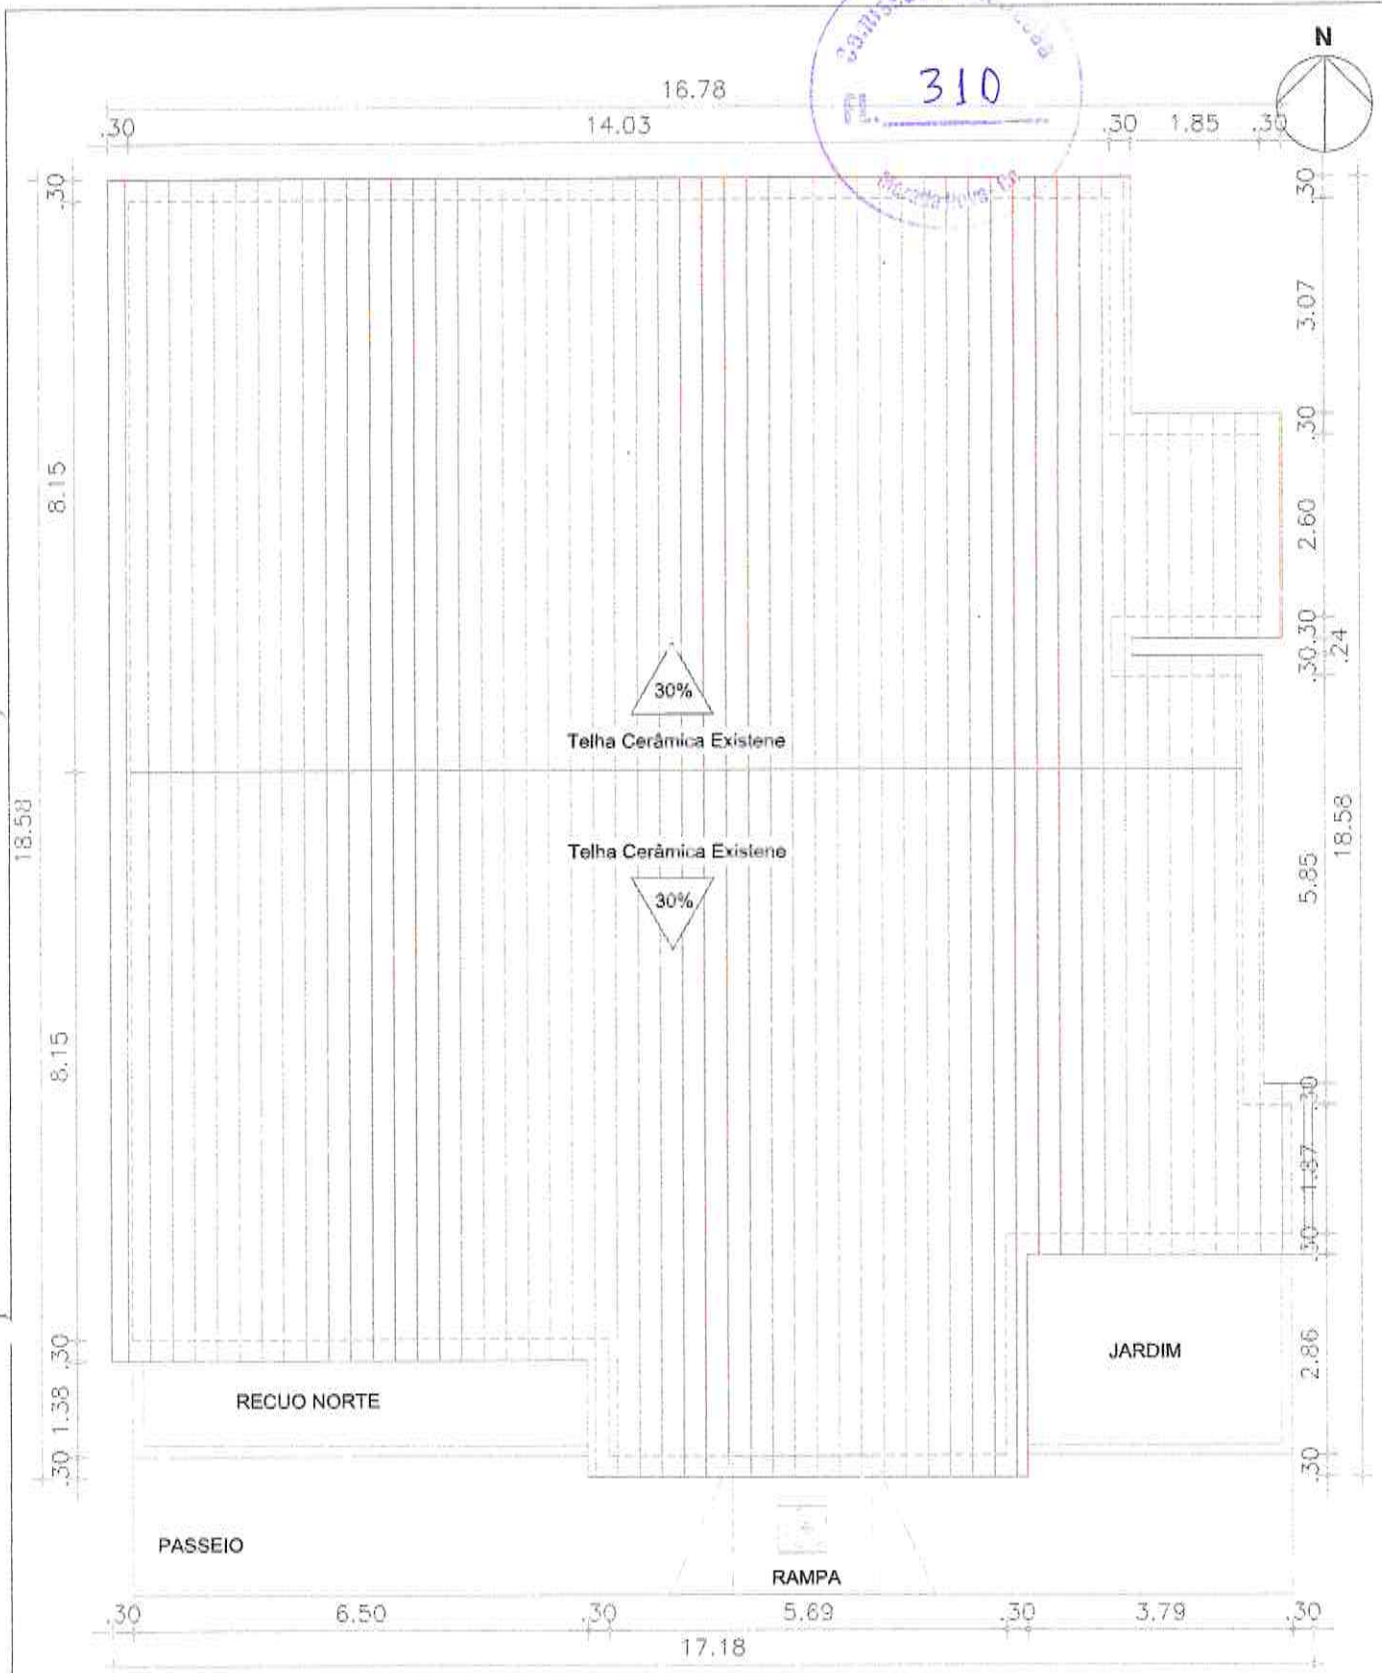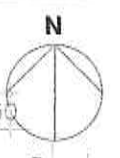


1 Planta de cobertura  
Escala 1/100

*Paulo Renato de O. Souza*  
Eng. Civil Fiscal de Contrato  
SEINFRA MN-Mat. 1392531

PRANCHA  
05/08

COMISSÃO DE LICITAÇÃO  
 FL. 311

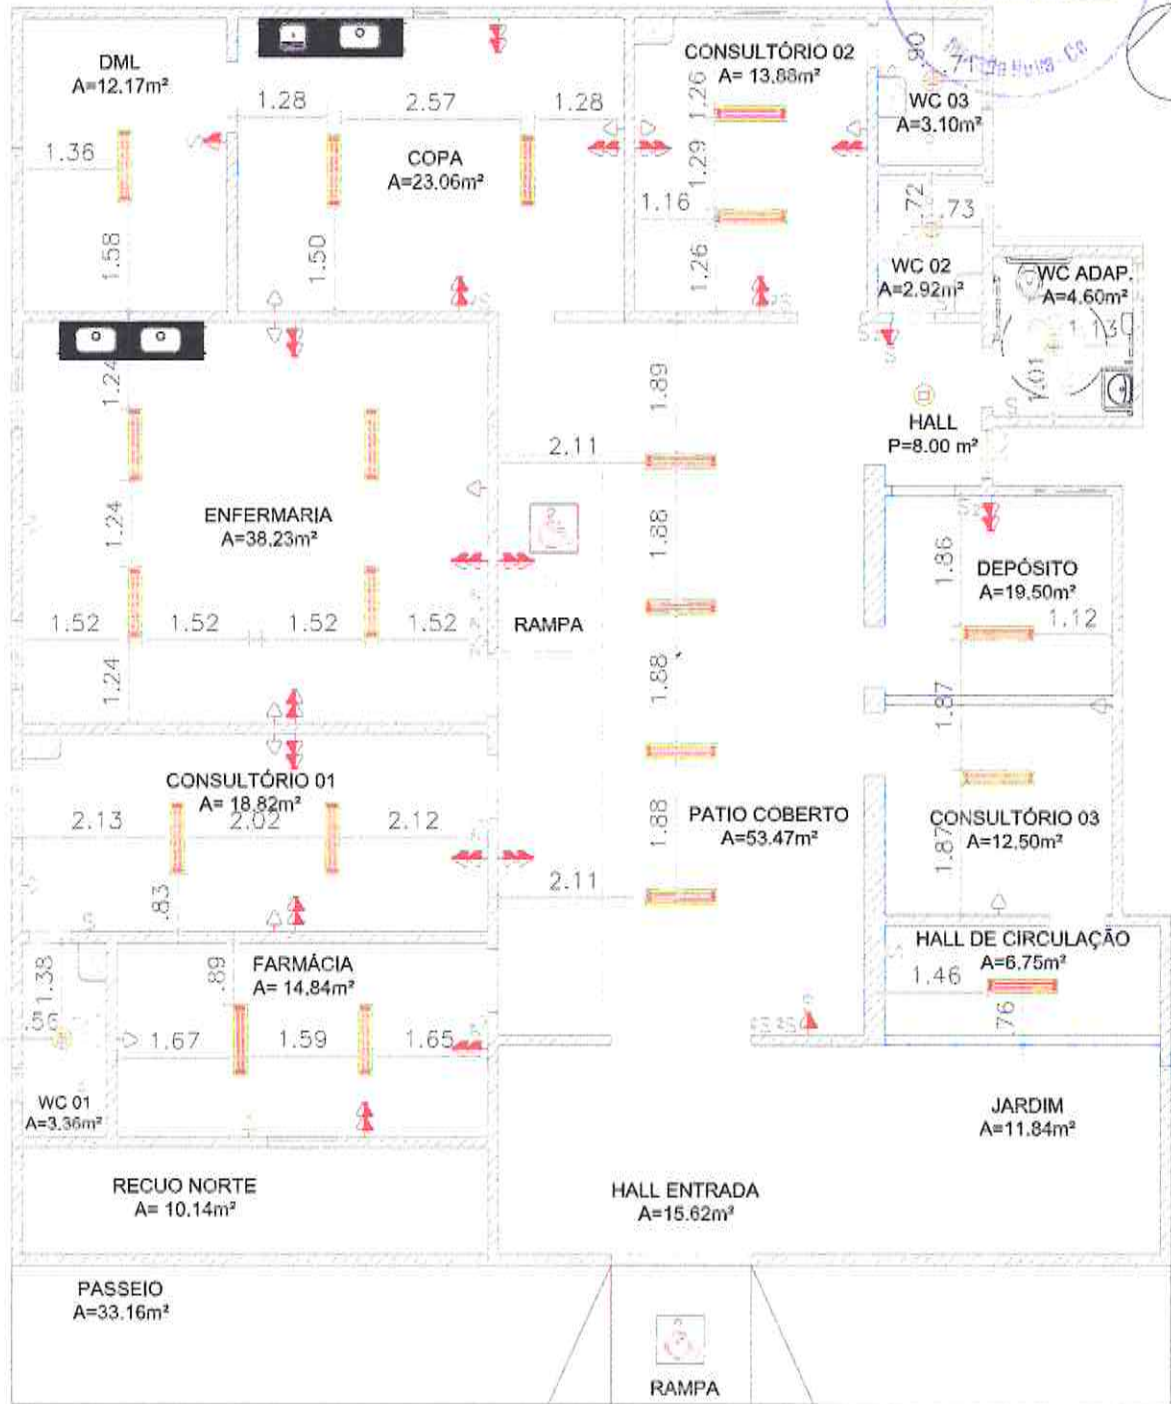


1 **Planta Baixa pontos elétricos**  
 Escala 1/100

*Paulo Renato de O. Souza*  
 Eng. Civil Fiscal de Contrato  
 SEINFRA/MN nº 1392531

LEGENDA					
SÍMBOLO	QUANT.	DESCRIÇÃO	SÍMBOLO	QUANT.	DESCRIÇÃO
	05	LUMINÁRIA LED DOWNLIGHT REDONDA 3W		04	TOMADA AR CONECTORADO 20A
	23	LUMINÁRIA DE SOBREPOR COMPLETA COM 2 LÂMPADAS LED 20W		04	INTERRUPTOR SIMPLES
	12	TOMADA SAÍZA SIMPLES 10A		11	INTERRUPTOR DUPLO
	17	TOMADA MÉDIA DUPLA 10A		03	TOMADA MÉDIA COM INTERRUPTOR SIMPLES 10A

**PRANCHA**  
 06/08

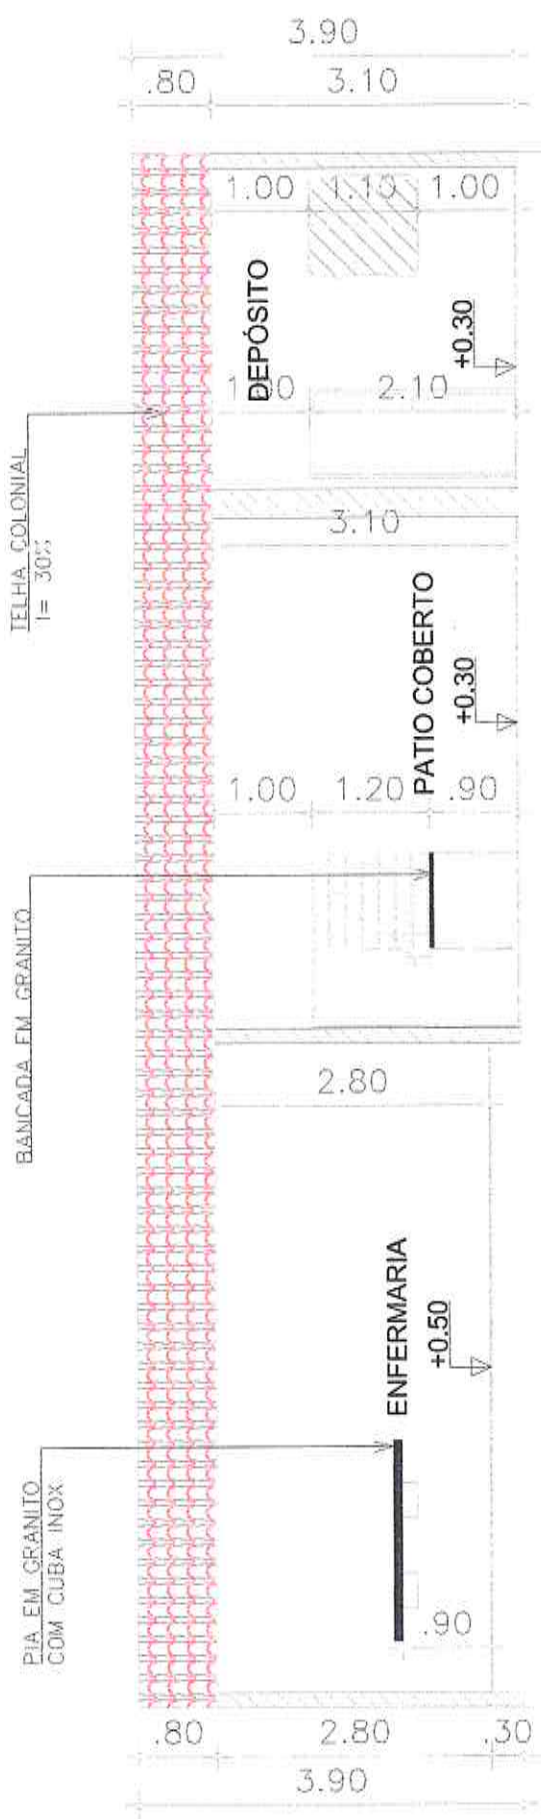


**1** Corte AA  
Escala 1/100



*[Handwritten Signature]*  
 PAULO KENYATTA O. SOUZA  
 Eng. Civil Fiscal de Contrato  
 SEINFRA MN-Mat 1392531

**PRANCHA**  
07/08

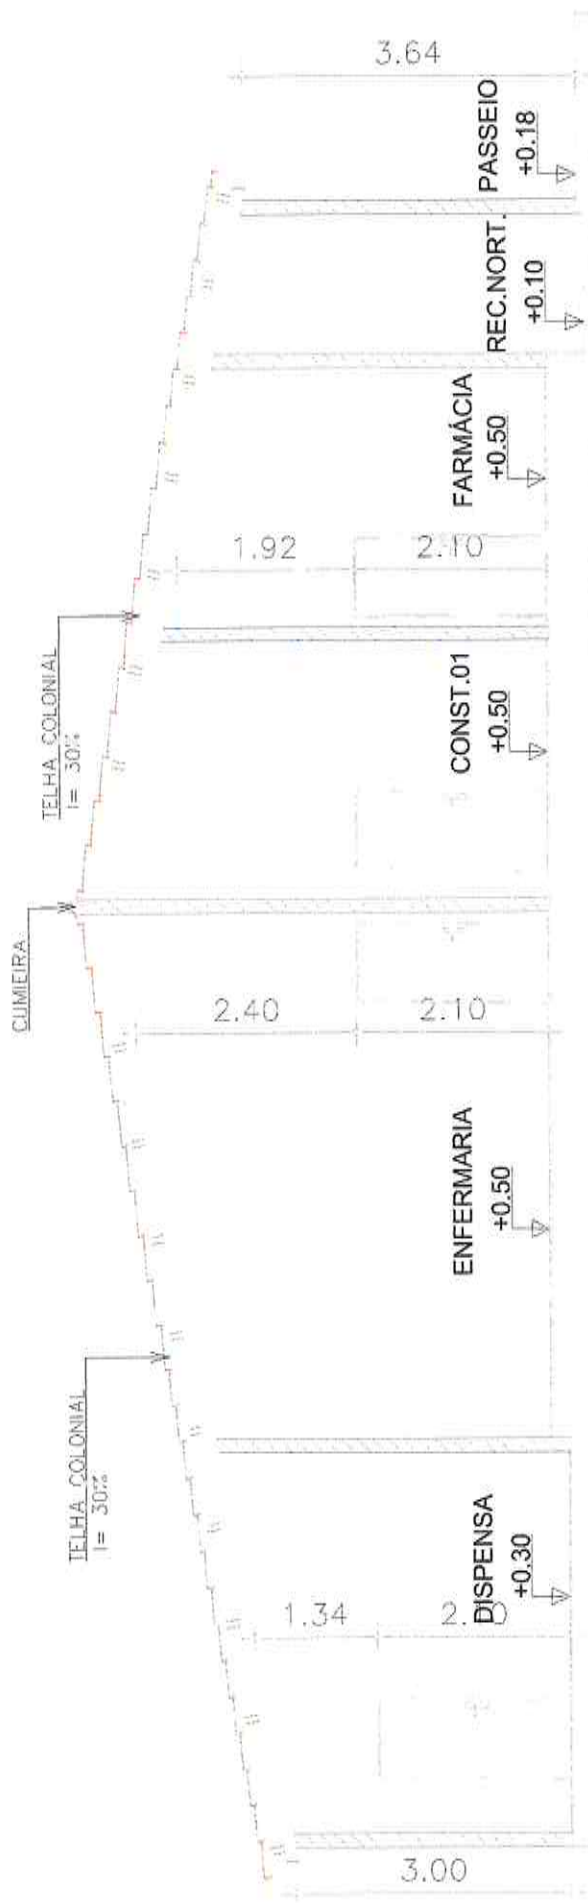

1 Corte BB  
Escala 1/100



*[Signature]*  
 Paulo Roberto S.O. Souza  
 Eng. Civil Fiscal de Contrato  
 SEINFRA/MN-MJ/192531

PRANCHA  
08/08